




Vedi Tav. Pianta Coperture A-216

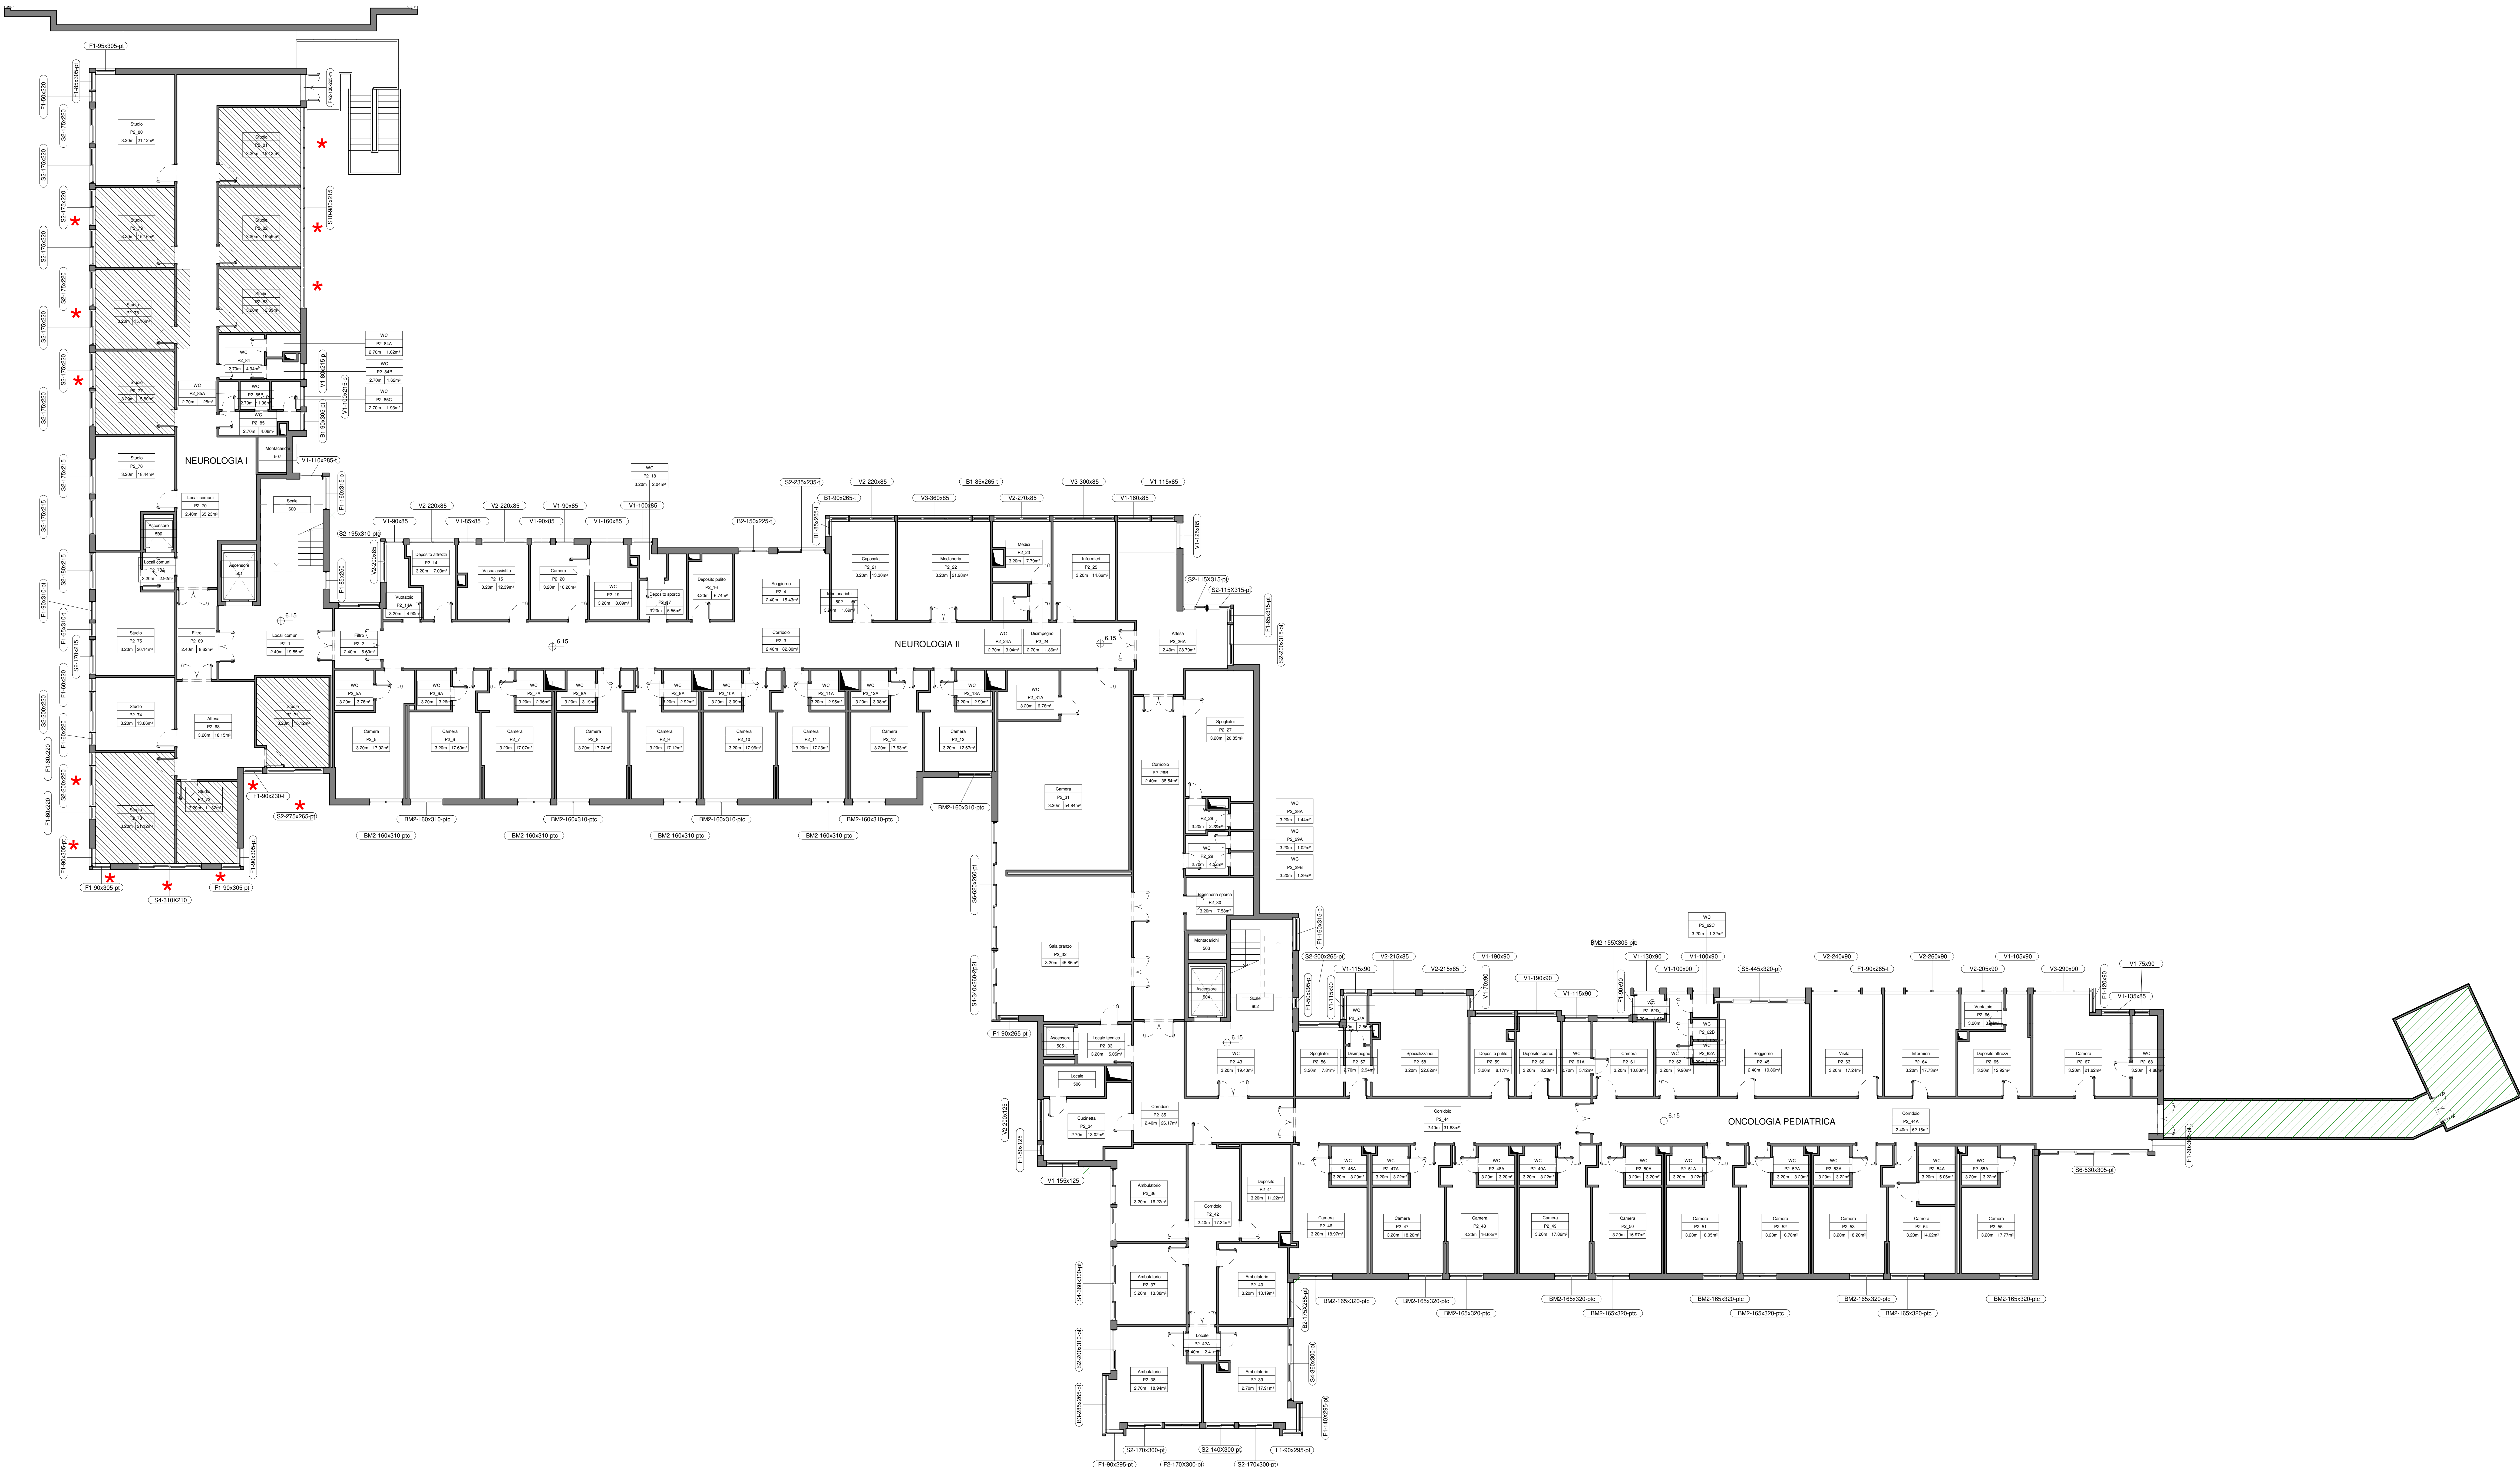

LEGENDA

★ Serramenti non rilevati vista l'inaccessibilità dei locali

Locali non rilevabili

Porzione di piano interessata solo dal Relamping

LEGENDA LOCALI

Nome locale

Numero locale

Altezza locale

Area locale

Finestre:

1_Tipologia:

F: Finestre fisse
S: Finestre con apertura scorrevole
B: Finestre con apertura a battente
BM: Finestre monoblocco con apertura a battente
V: Finestre con apertura a vasistas
C: Finestre con ante basculante

2_Numero specchiature

3_Larghezza

4_Altezza

5_Accessori:

p: con sopraalluce
t: con sottoluce
sp: sopraalluce doppio
zt: con sottoluce doppio
c: con cassonello
d: fascia divisoria orizzontale
bf: fascia divisoria verticale
g: griglia (sopraluce con alette metalliche)

Porte:

1_Tipologia:

PV: Porta vetrata a battente
PSV: Porta scorrevole vetrata

2_Numero specchiature:

0: ante fissa
1: 1 ante
2: 2 ante
3: 2 ante asimmetriche

3_Larghezza

4_Altezza

5_Accessori:

m: maniglione
c: cassonello
a: apertura automatica
p: sopraalluce

N.B.:
-Le lavorazioni non includono la sostituzione dei frangisole esterni esistenti.
-Tutti i locali sono dotati di illuminazione artificiale e aerazione meccanica a supporto dei rapporti aeroluminanti.
-Per la tipologia, le dimensioni ed il numero delle aperture dei serramenti oggetto dell'intervento: riferimento abachi di progetto.
-Resta carico della ditta esecutrice il rilievo puntuale dei serramenti, delle soglie e dei cassonetti.
-La sostituzione dei serramenti a piano terra e seminterrato include il consolidamento delle soglie di ingresso con ripresa di massetto ove necessario.

**AZIENDA OSPEDALIERA
UNIVERSITARIA POLICLINICO
"G. RODOLICO - SAN MARCO"**

P.O. "Gaspere Rodolico" CUP I67H180016200006
Via Santa Sofia 78 - Catania Cig 820405043B

RIQUALIFICAZIONE ENERGETICA EDIFICIO 2

COMMITTENTE

Responsabile Unico del Procedimento Amministrativo
Ing. Sergio Lo Presti

PROGETTISTI:

Progetto architettonico e integrazione
delle prestazioni specialistiche:
arch. Andrea Tadda

Coordinamento per la sicurezza in fase di
progettazione:
Ing. Roberto Tadda

Projet manager e coordinamento
sicurezza in fase di esecuzion
Ing. Pier Francesco Scandura

Progetto impianti:
Ing. Giuseppe Felipponi

Esperto in gestione dell'energia:
Ing. Chiara Giuseppina Maria Petrone

Rev.	Data	Descrizione	Elaborato	Disegnato	Verificato
1	06/05/2022	Aggiornamento per validazione	LB	EB	
0	14/10/2021	Prima emissione	LB	EB	

gruppo mandataria: mandanti: mandati:

mythos
Mythos Consorzio Stabile

MUSA Progetti

dott. Ing.
Pier Francesco
Scandura

dott. Ing.
Chiara
Giuseppina
Maria Petrone

Progetto - Pianta piano secondo

Scale: 1:100
Data: 14/10/2021
Commissa: 2021607
Nome file: E:\07-A-214-1_PiF02P2